



PROGETTO ESECUTIVO

ai sensi del D.Lgs. n. 50 del 18/04/2016 e del D.Lgs. n. 56 del 19/04/2017

LAVORI DI RECUPERO DEGLI IMMOBILI DEL "BOCCONE DEL POVERO
RIGGIRELLO" DESTINATI A CASA DI RIPOSO PER ANZIANI
SITI NEL COMUNE DI PARTANNA (TP) VIA MESSINA 2 bis

PLANIMETRIA IMPIANTO ELETTRICO

- Illuminazione e Prese - Edificio Nuovo

Scala 1:100

Data Giugno 2017

Il Committente IPAB Boccone del Povero "Riggirello"

Progettisti Dott. Arch. Gianluca Riggio


Dot. Ing. Francesco Chirelli

Responsabile Unico del Proseguimento Geom. Salvatore Bonura

Data revisione descrizione


Elaborato 14

Studio tecnico Arch. Gianluca Riggio - Via Nicola Tenenti, 117 - 91028 Partanna (TP) - Tel. 349.072341 - fax 0924.878877 email g.riggio@ipab.it
Studio tecnico Ing. Francesco Chirelli - Piazza Parma No. 1 - 91028 Partanna (TP) - Tel. 349.9541994 - fax 0924.883555 email francescochirelli@libero.it

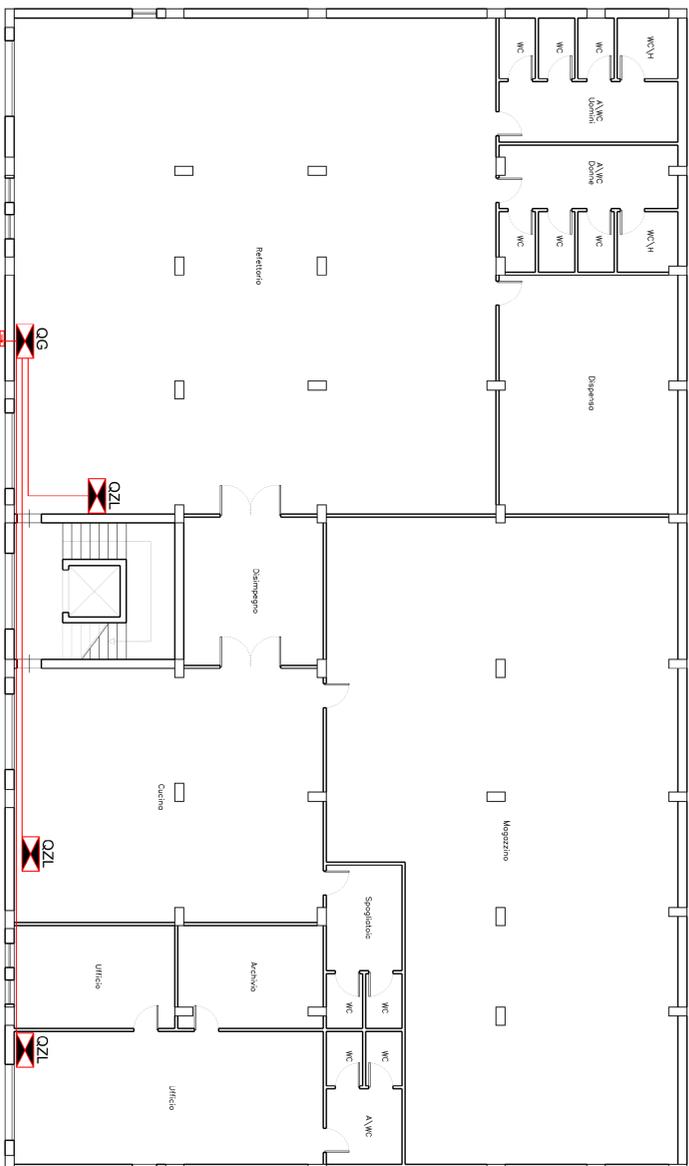


QUADRI

OG = QUADRO GENERALE
QZL = QUADRO ZONA LAVORO

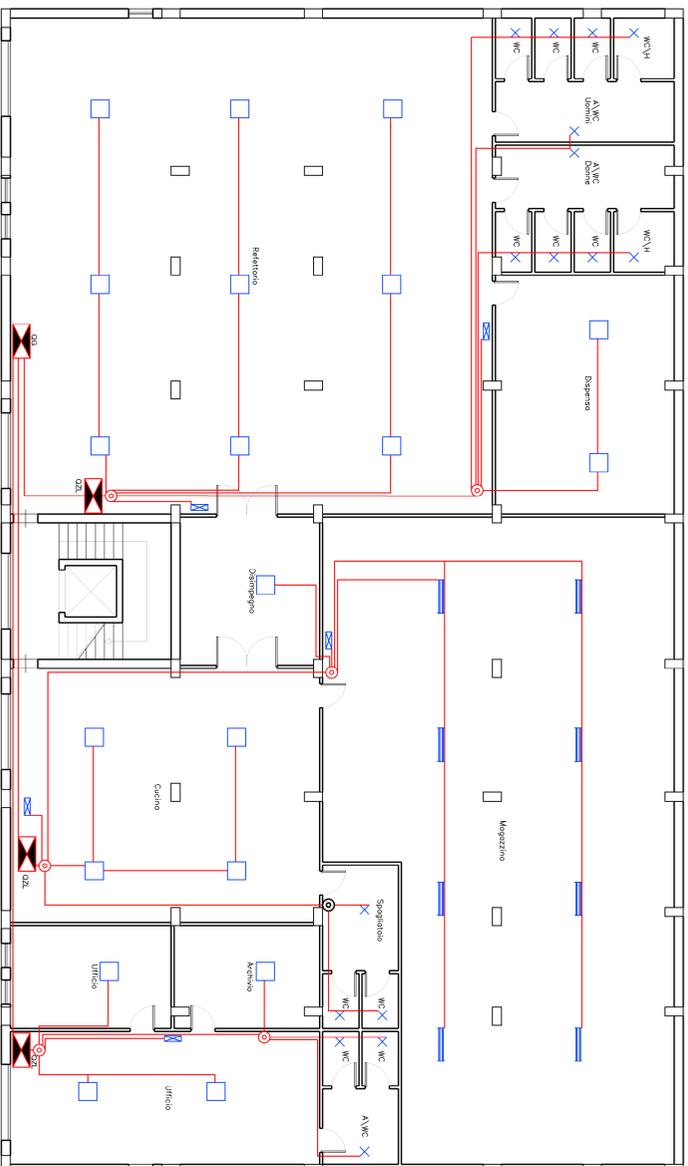

ILLUMINAZIONE, EMERGENZA, SICUREZZA

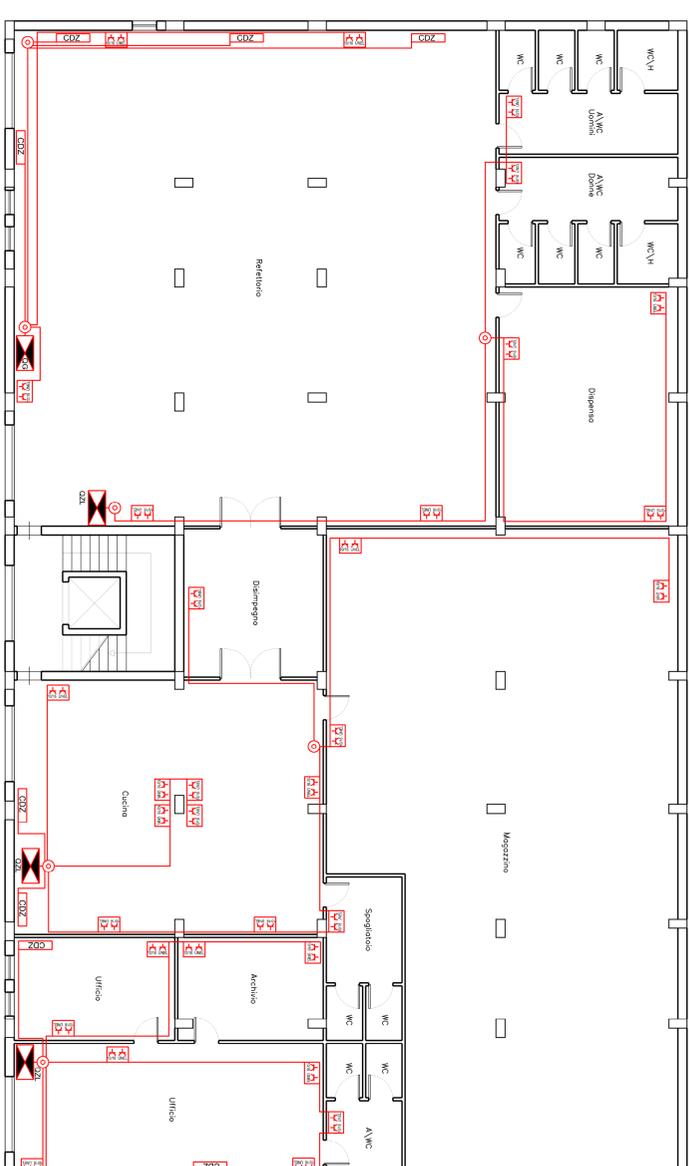

IMPIANTO FM

