


Impianto Trattamento Aria Planimetria Piano Terra

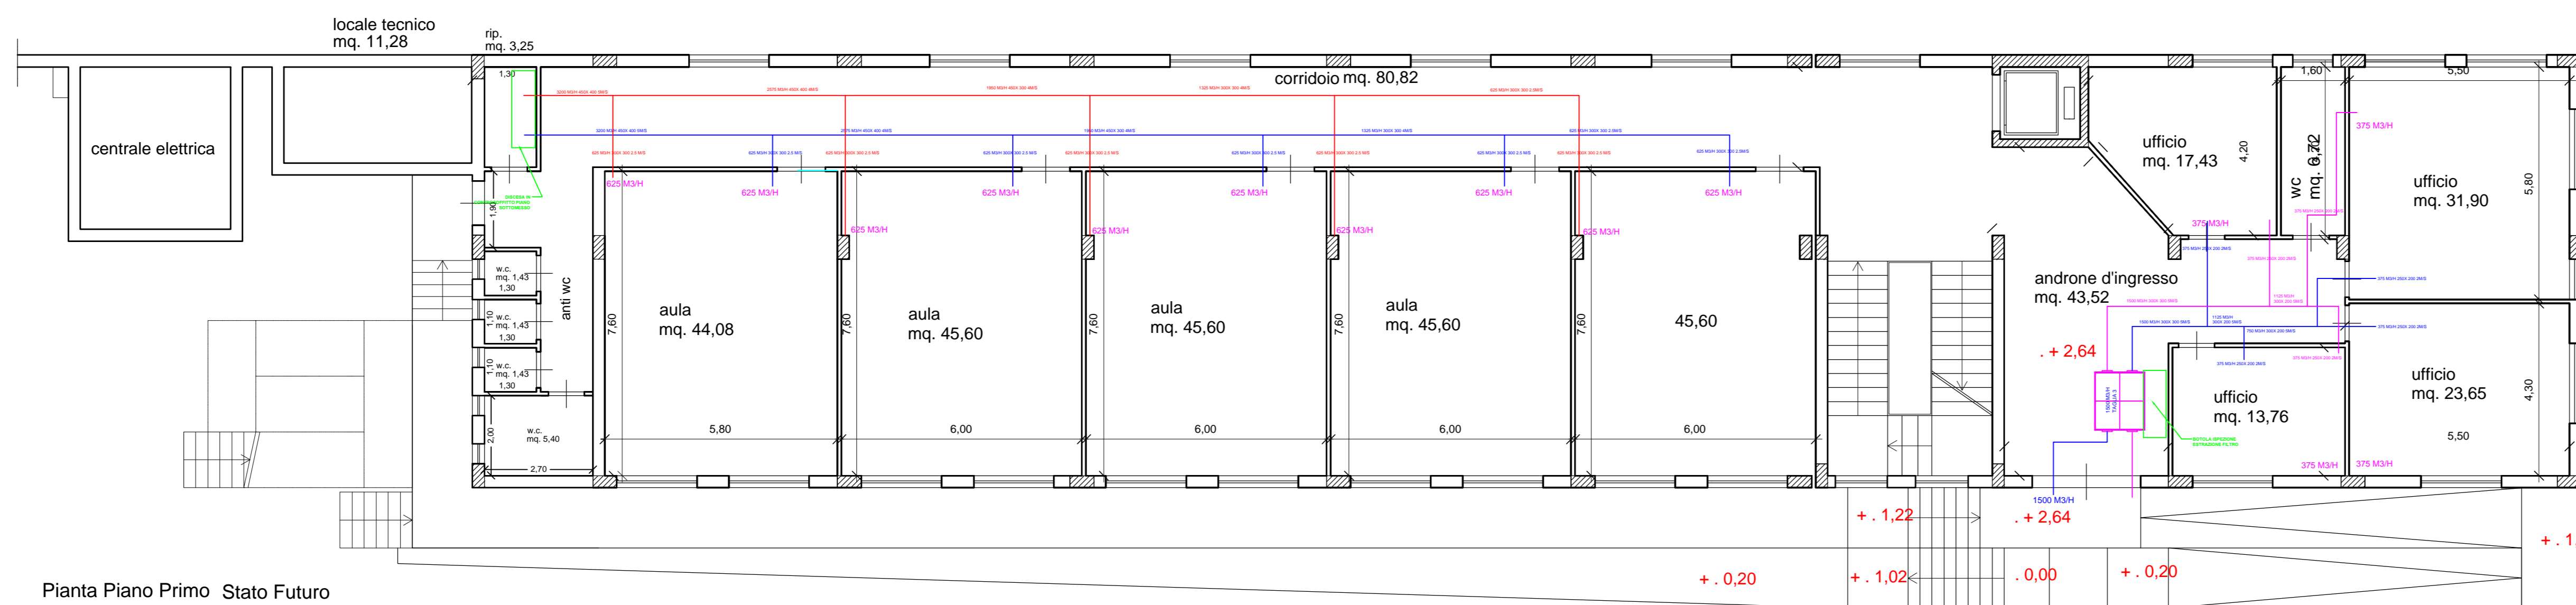

Pianta Piano Primo Stato Futuro

Impianto Trattamento Aria Planimetria Piano Primo

COMUNE DI PARTANNA
PROVINCIA DI TRAPANI
Via XX Settembre n°15

LAVORI DI MIGLIORAMENTO E/O ADEGUAMENTO ALLE NORMATIVE ANTISISMICHE DELL'EDIFICIO DI PROPRIETA' COMUNALE ADIBITO A SCUOLA ELEMENTARE DENOMINATO PLESSO DI VIA MESSINA N. 4, NONCHE' ALL'ADDEGUAMENTO IMPIANTISTICO ALLA NORMATIVA VIGENTE. CUP: I5E1R00020001 IDENTIFICATO CON IL CODICE 04103264. FINANZIAMENTO PRESIDENZA DEL CONSIGLIO DEI MINISTRI "DIPARTIMENTO CASA ITALIA"



Il Progettista:
Ing. Antonio Di Giovanni

IL R.U.P.



N° ELABORATO
Elab. 34
DATA
Settembre 2020

TITOLO
PROGETTO ARIA:
Planimetria Piano Terra e Piano Primo
Trattamento Aria Primaria

SCALA
1:100
FILE: