


Pianta Piano Secondo Stato Futuro

Impianto Trattamento Aria Planimetria Piano Secondo

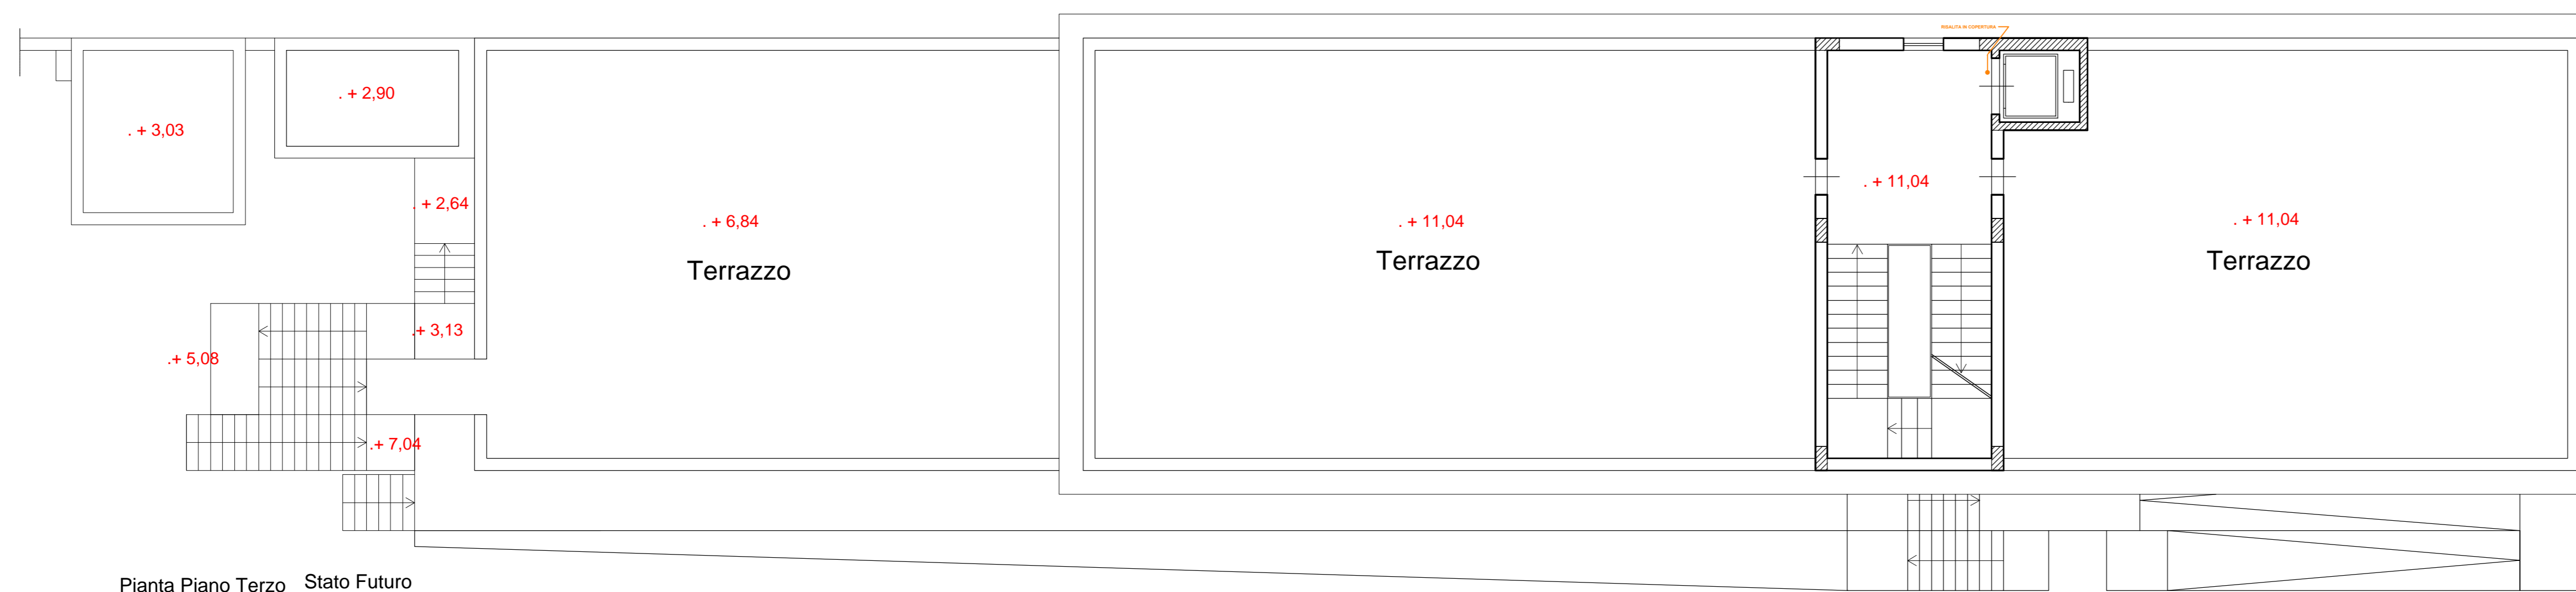

Pianta Piano Terzo Stato Futuro

Impianto Trattamento Aria Planimetria Piano Terzo

COMUNE DI PARTANNA  
 PROVINCIA DI TRAPANI  
 Via XX Settembre n°15

LAVORI DI MIGLIORAMENTO E/O ADEGUAMENTO ALLE NORMATIVE ANTISISMICHE DELL'EDIFICIO DI PROPRIETA' COMUNALE ADIBITO A SCUOLA ELEMENTARE DENOMINATO PLESSO DI VIA MESSINA N. 4, NONCHÉ ALL'ADDEGUAMENTO IMPIANTISTICO ALLA NORMATIVA VIGENTE. CUP: I36E1800012001 IDENTIFICATO CON IL CODICE 0810152624. FINANZIAMENTO PRESIDENZA DEL CONSIGLIO DEI MINISTRI "DIPARTIMENTO CASA ITALIA"



Il Progettista:  
 Ing. Antonio Di Giovanni

IL R.U.P.



N° ELABORATO  
 Elab. 35  
 DATA  
 Settembre 2020

TITOLO  
**PROGETTO ARIA:**  
 Planimetria Piano Secondo e Piano Terzo  
 Trattamento Aria Primaria

SCALA  
**1:100**  
 TELE