


Impianto Clima Planimetria Piano Terra

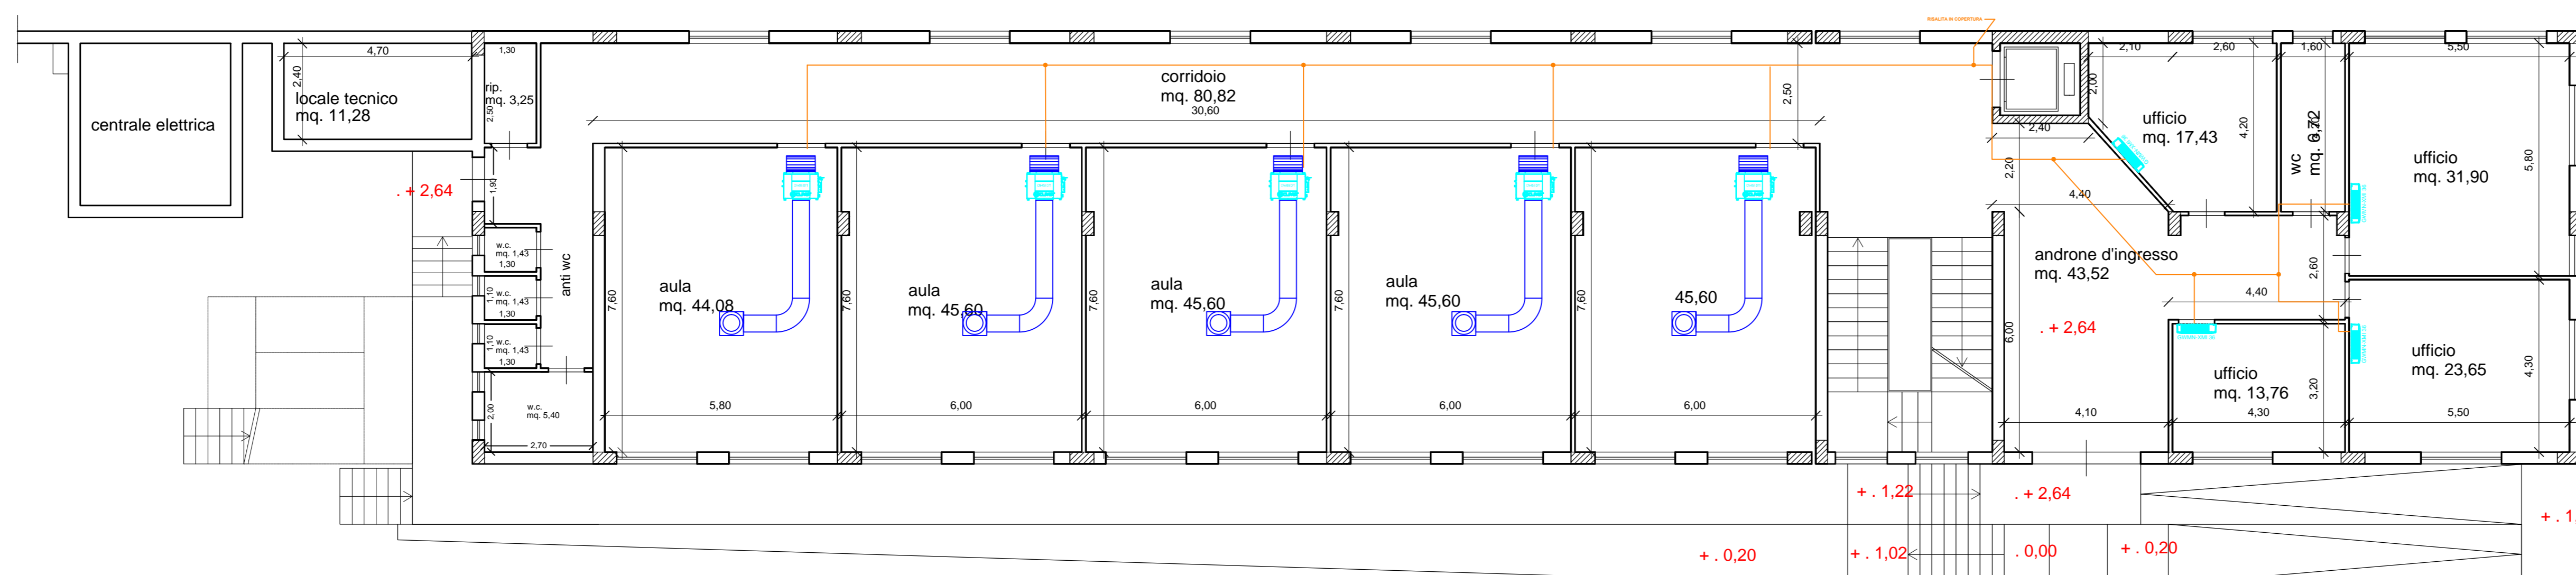

Impianto Clima Planimetria Piano Primo

COMUNE DI PARTANNA  
 PROVINCIA DI TRAPANI  
 Via XX Settembre n°15

LAVORI DI MIGLIORAMENTO E/O ADEGUAMENTO ALLE NORMATIVE ANTISISMICHE DELL'EDIFICIO DI PROPRIETA' COMUNALE ADIBITO A SCUOLA ELEMENTARE DENOMINATO PLESSO DI VIA MESSINA N. 4, NONCHE' ALL'ADEGUAMENTO IMPIANTISTICO ALLA NORMATIVA VIGENTE. CUP: I061R00012001 IDENTIFICATO CON IL CODICE 08015204 - FINANZIAMENTO PRESIDENZA DEL CONSIGLIO DEI MINISTRI "DIPARTIMENTO CASA ITALIA"



Il Progettista:  
 Ing. Antonio Di Giovanni

IL R.U.P.

Elab. 36  
 DATA Settembre 2020

TITOLO  
**PROGETTO CLIMA:**  
 Planimetria Piano Terra e Piano Primo  
 Impianto di Climatizzazione

SCALA  
**1:100**  
 FILE: