


Pianta Piano Secondo Stato Futuro

Impianto Clima Planimetria Piano Secondo

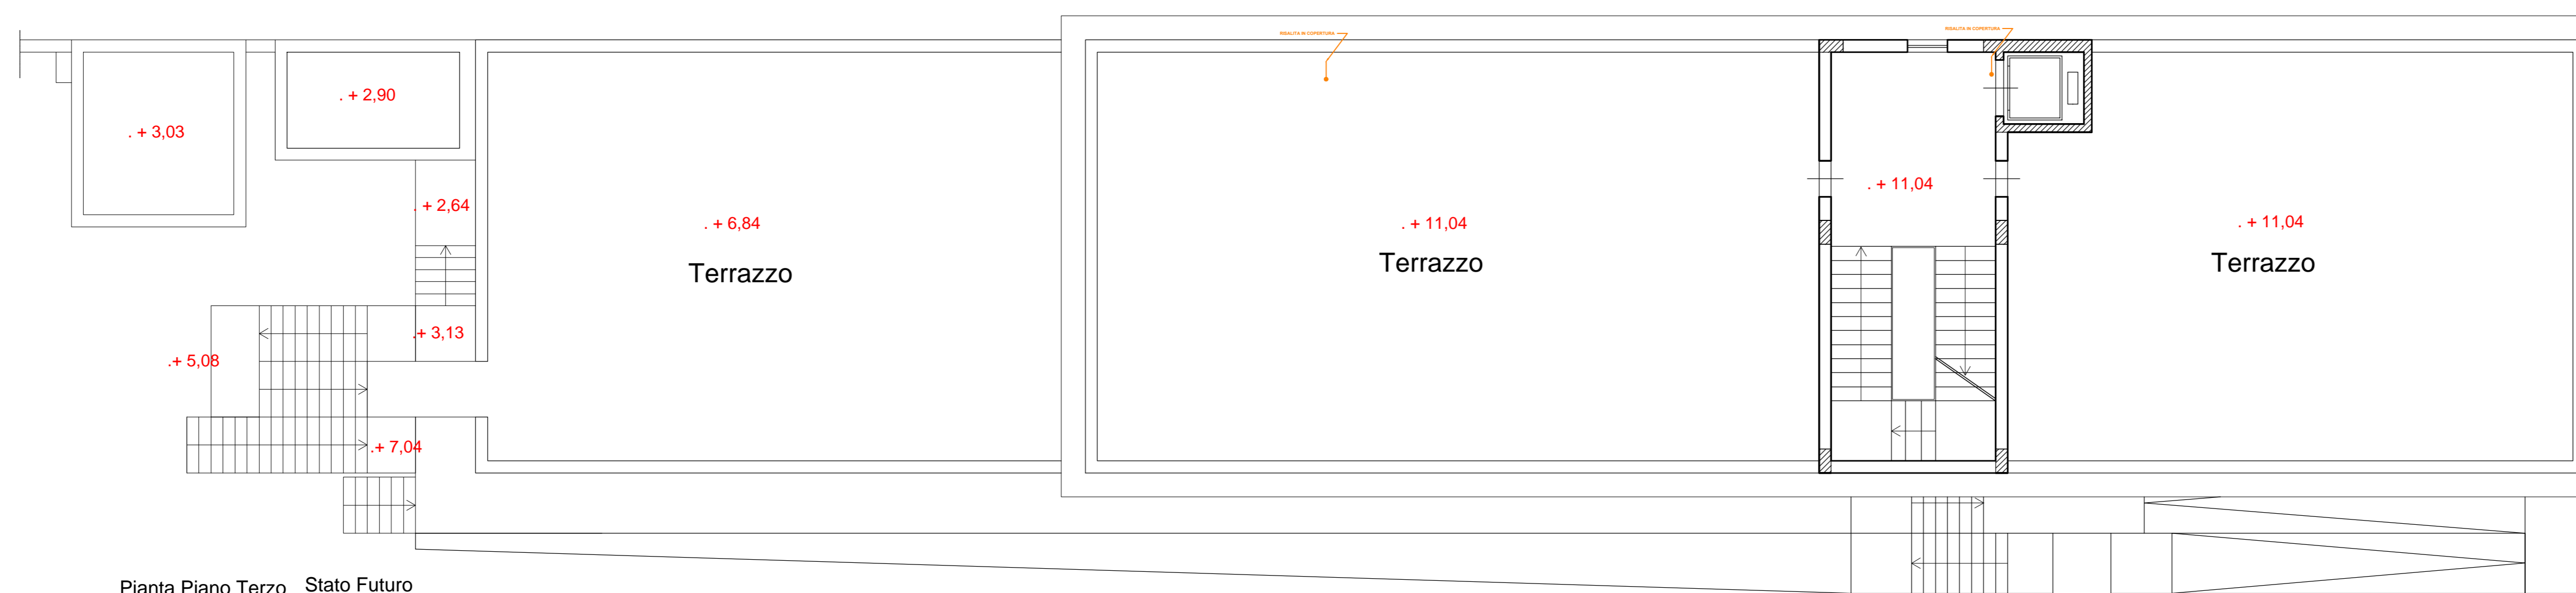

Pianta Piano Terzo Stato Futuro

Impianto Clima Planimetria Piano Terzo

COMUNE DI PARTANNA
 PROVINCIA DI TRAPANI
 Via XX Settembre n°15

LAVORI DI MIGLIORAMENTO E/O ADEGUAMENTO ALLE NORMATIVE ANTISISMICHE DELL'EDIFICIO DI PROPRIETA' COMUNALE ADIBITO A SCUOLA ELEMENTARE DENOMINATO PLESSO DI VIA MESSINA N. 4, NONCHE' ALL'ADEGUAMENTO IMPIANTISTICO ALLA NORMATIVA VIGENTE. CUP: I36E1400012001 IDENTIFICATO CON IL CODICE 0810152624. FINANZIAMENTO PRESIDENZA DEL CONSIGLIO DEI MINISTRI (DIPARTIMENTO CASA ITALIA)



Il Progettista:
 Ing. Antonio Di Giovanni

IL R.U.P.

N° E. ABBONDO Elab. 37	TITOLO PROGETTO CLIMA: Planimetria Piano Secondo e Piano Terzo Impianto di Climatizzazione	SCALA 1:100
DATA Settembre 2020	FILE:	